



DISTRIBUCIÓN DE PANTALLAS GIGANTES PARA PUBLICIDAD EN PLANTA BAJA

PLANTA BAJA

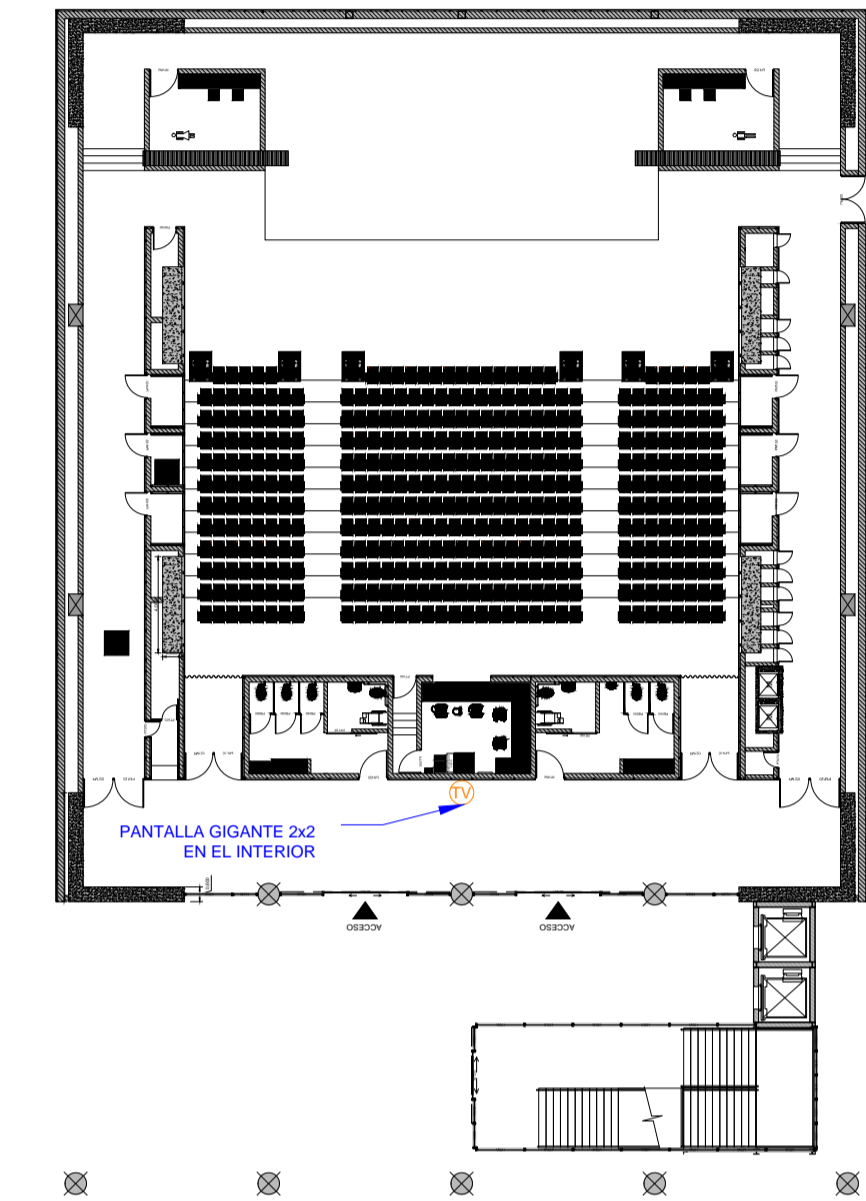


UBICACIÓN:

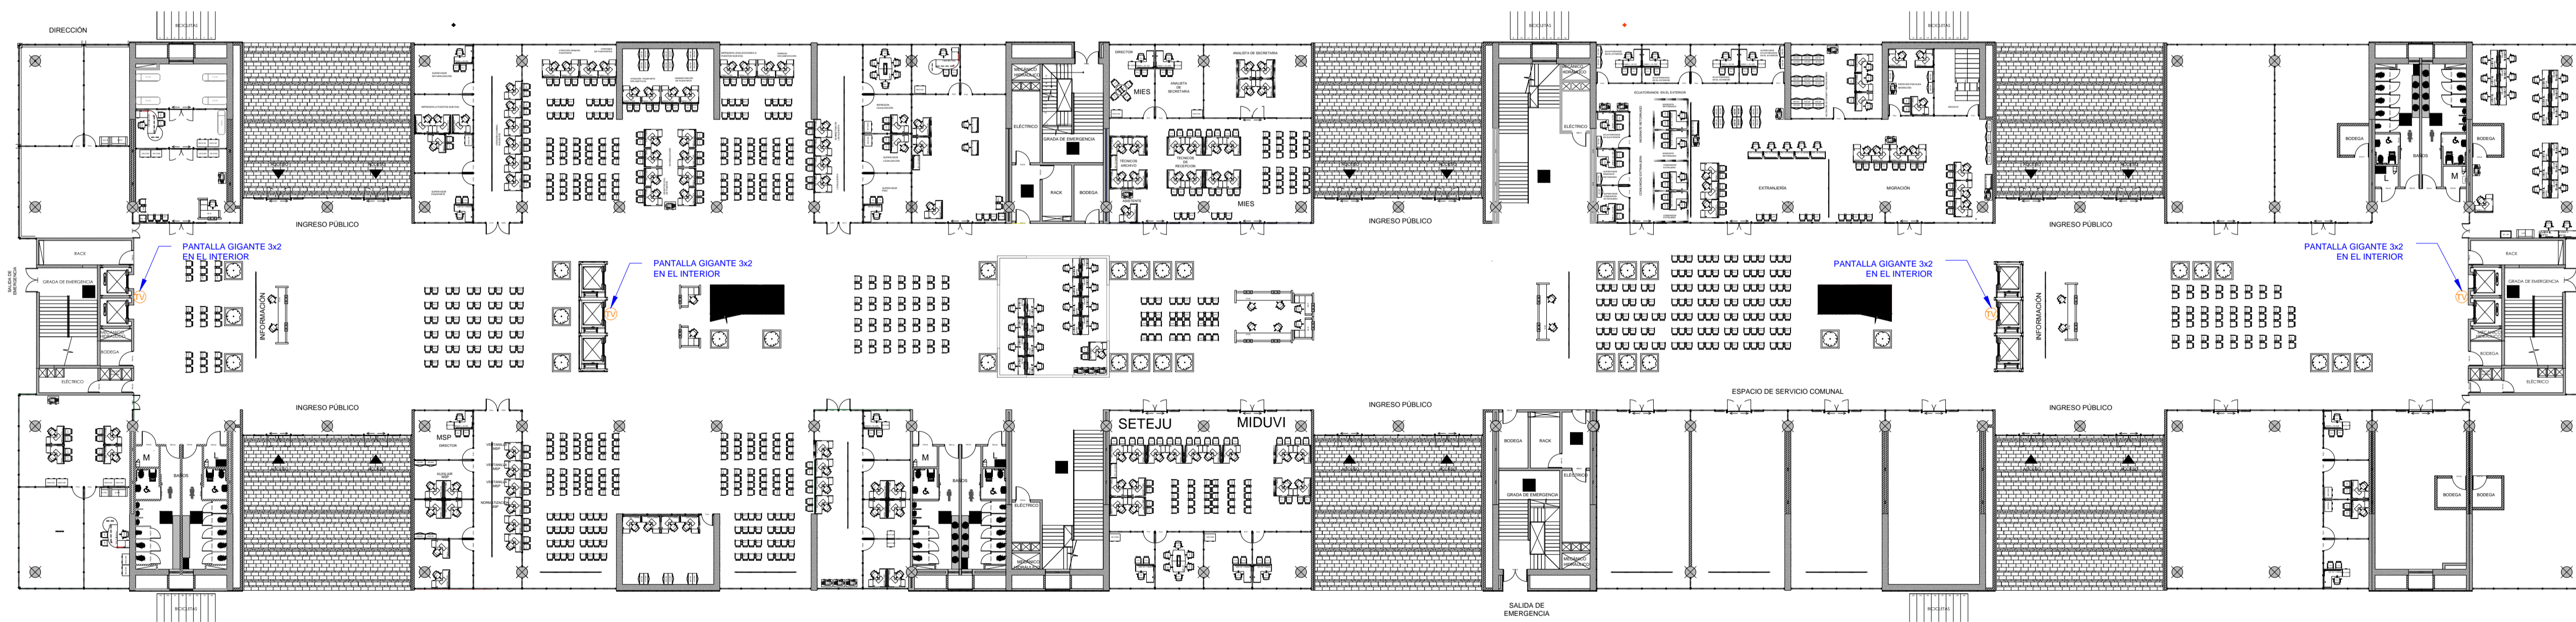

ESCALA: 1:500

PLATAFORMA GUBERNAMENTAL DE DESARROLLO SOCIAL

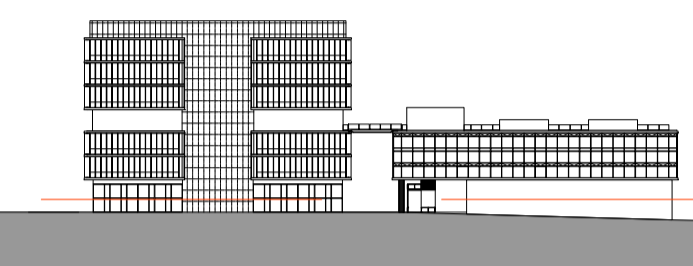

UBICACIÓN EN N + 0.00

SIMBOLOGÍA:

SIMBOLOGÍA EQUIPO TECNOLÓGICO	
(P)	Punto de red cable F/UTP Cat 6B en techo para pantalla gigante en sala o panel

PROYECTO:

OBRAS MENORES DE INFRAESTRUCTURA PARA LA PLATAFORMA GUBERNAMENTAL DE DESARROLLO SOCIAL

CONTIENE:

EQUIPAMIENTO TECNOLÓGICO
PANTALLAS GIGANTES PARA PUBLICIDAD

FECHA:

MARZO 2019

ESCALA:

LÁMINA:

ELP 02
DE 05

ELABORADO POR:

ING. MAURICIO ROMERO
ANALISTA ELÉCTRICO DE BIENES MUEBLES

APROBADO POR:

LIC. VERÓNICA RODRÍGUEZ
GERENTE DE PROYECTO PLATAFORMAS