



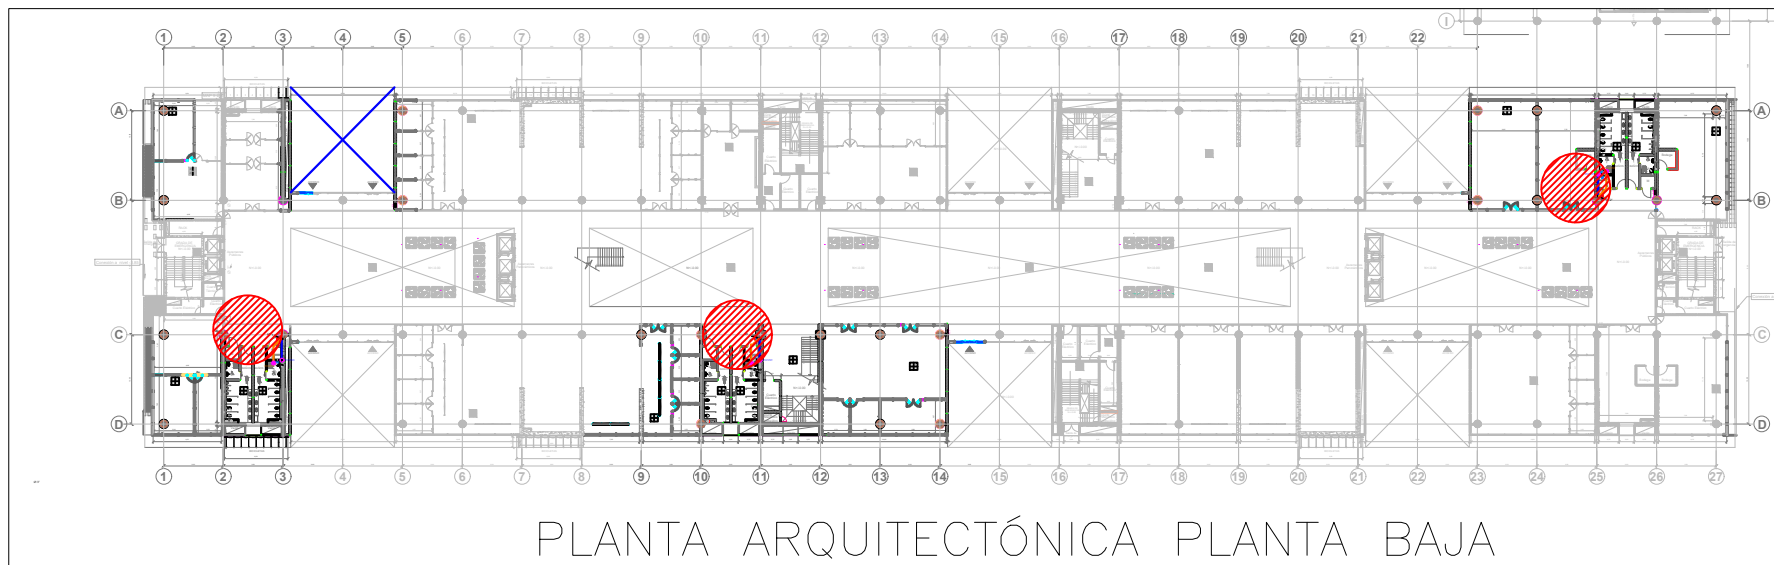


PLANTA ARQUITECTÓNICA PLANTA BAJA
RED DE AGUA POTABLE


BAÑO EXTREMO SUR

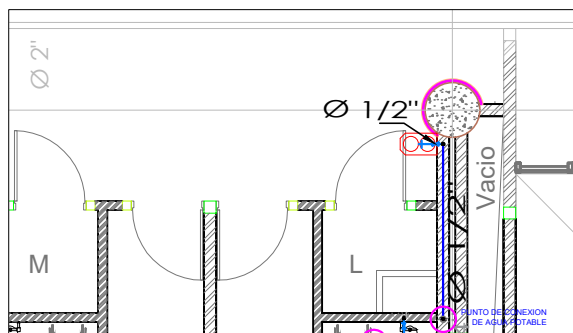

BAÑO CENTRAL

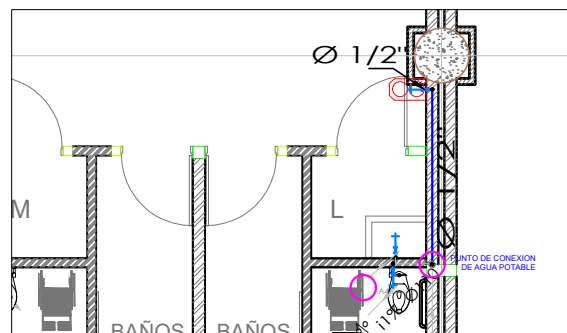


BAÑO EXTREMO NORTE

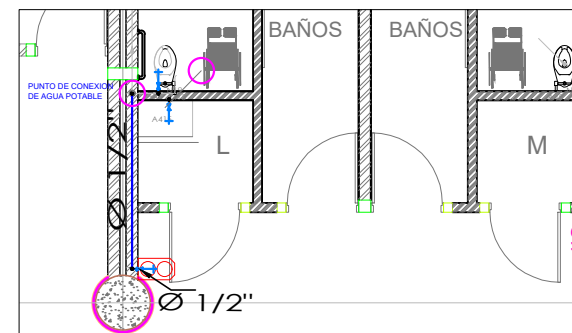


RED DE ALCANTARILLADO SANITARIO


BAÑO EXTREMO SUR

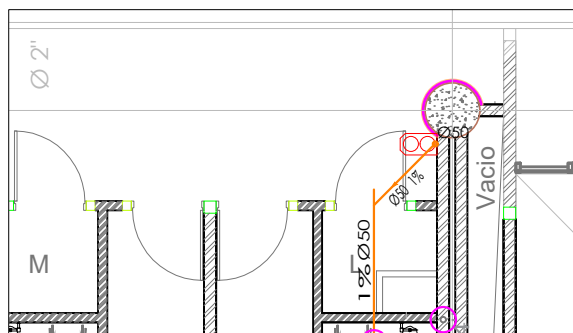

BAÑO CENTRAL

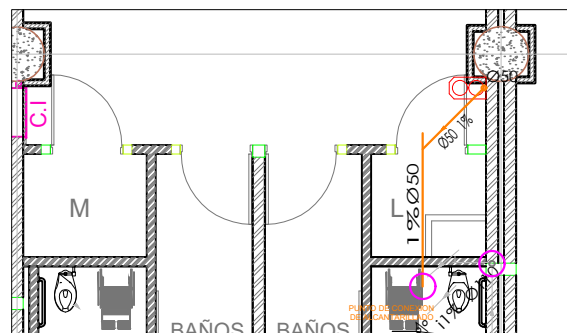

BAÑO EXTREMO NORTE

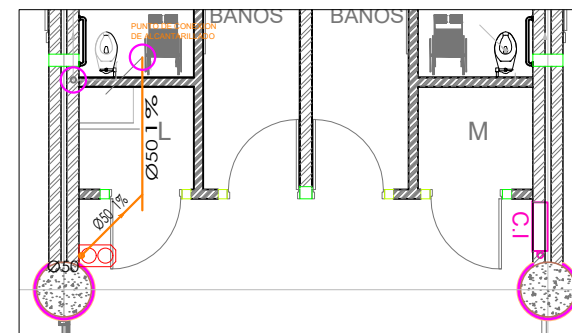

SERVICIO DE GESTIÓN INMOBILIARIA DEL SECTOR PÚBLICO

Jorge Washington 64.137 y Av. Amazonas
Teléfono móvil: (93) 02 3958700
web: info@gsip.gob.ec
QUITO - ECUADOR

UBICACIÓN:

ESCALA: 1:500

PLATAFORMA GUBERNAMENTAL DE DESARROLLO SOCIAL

UBICACIÓN EN N + 0.00

ÁREA DE INTERVENCIÓN

SIMBOLOGÍA:

SIMBOLOGÍA	
—	Red de agua potable
—	Red de alcantarillado sanitario
—	Red de gas
—	Red de drenaje
—	Red de electricidad
—	Red de telecomunicaciones

PROYECTO:

OBRAS MENORES DE INFRAESTRUCTURA PARA LA PLATAFORMA GUBERNAMENTAL DE DESARROLLO SOCIAL

CONTIENE:

PLANOS HIDROSANITARIOS DE BEBEDEROS EN PLANTA BAJA

FECHA: NOVIEMBRE 2018

ESCALA: 1:500

ELABORADO POR:

ING. RENÉ GÓMEZ
INGENIERO EN INGENIERÍA
SERVICIO DE GESTIÓN INMOBILIARIA

APROBADO POR:

LIC. VERÓNICA RODRÍGUEZ
GERENTE DE PROYECTOS PLATAFORMA

LÁMINA: HS01