




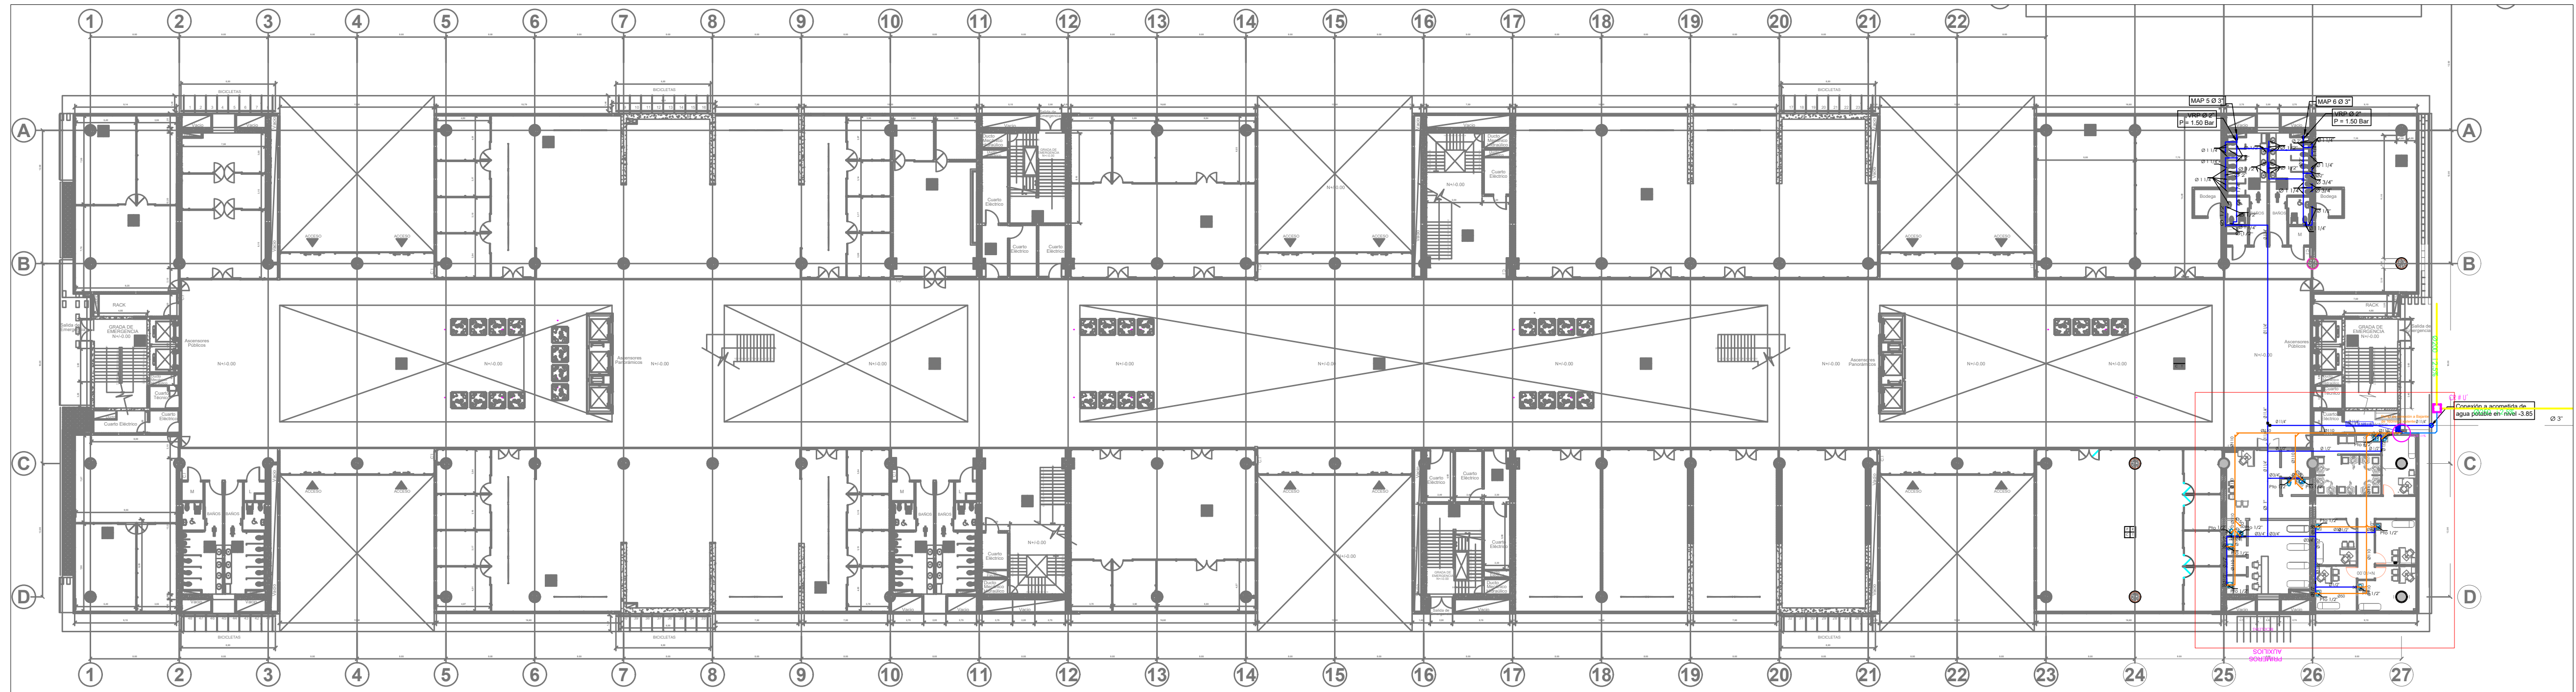

PLANTA ARQUITECTÓNICA PLANTA BAJA

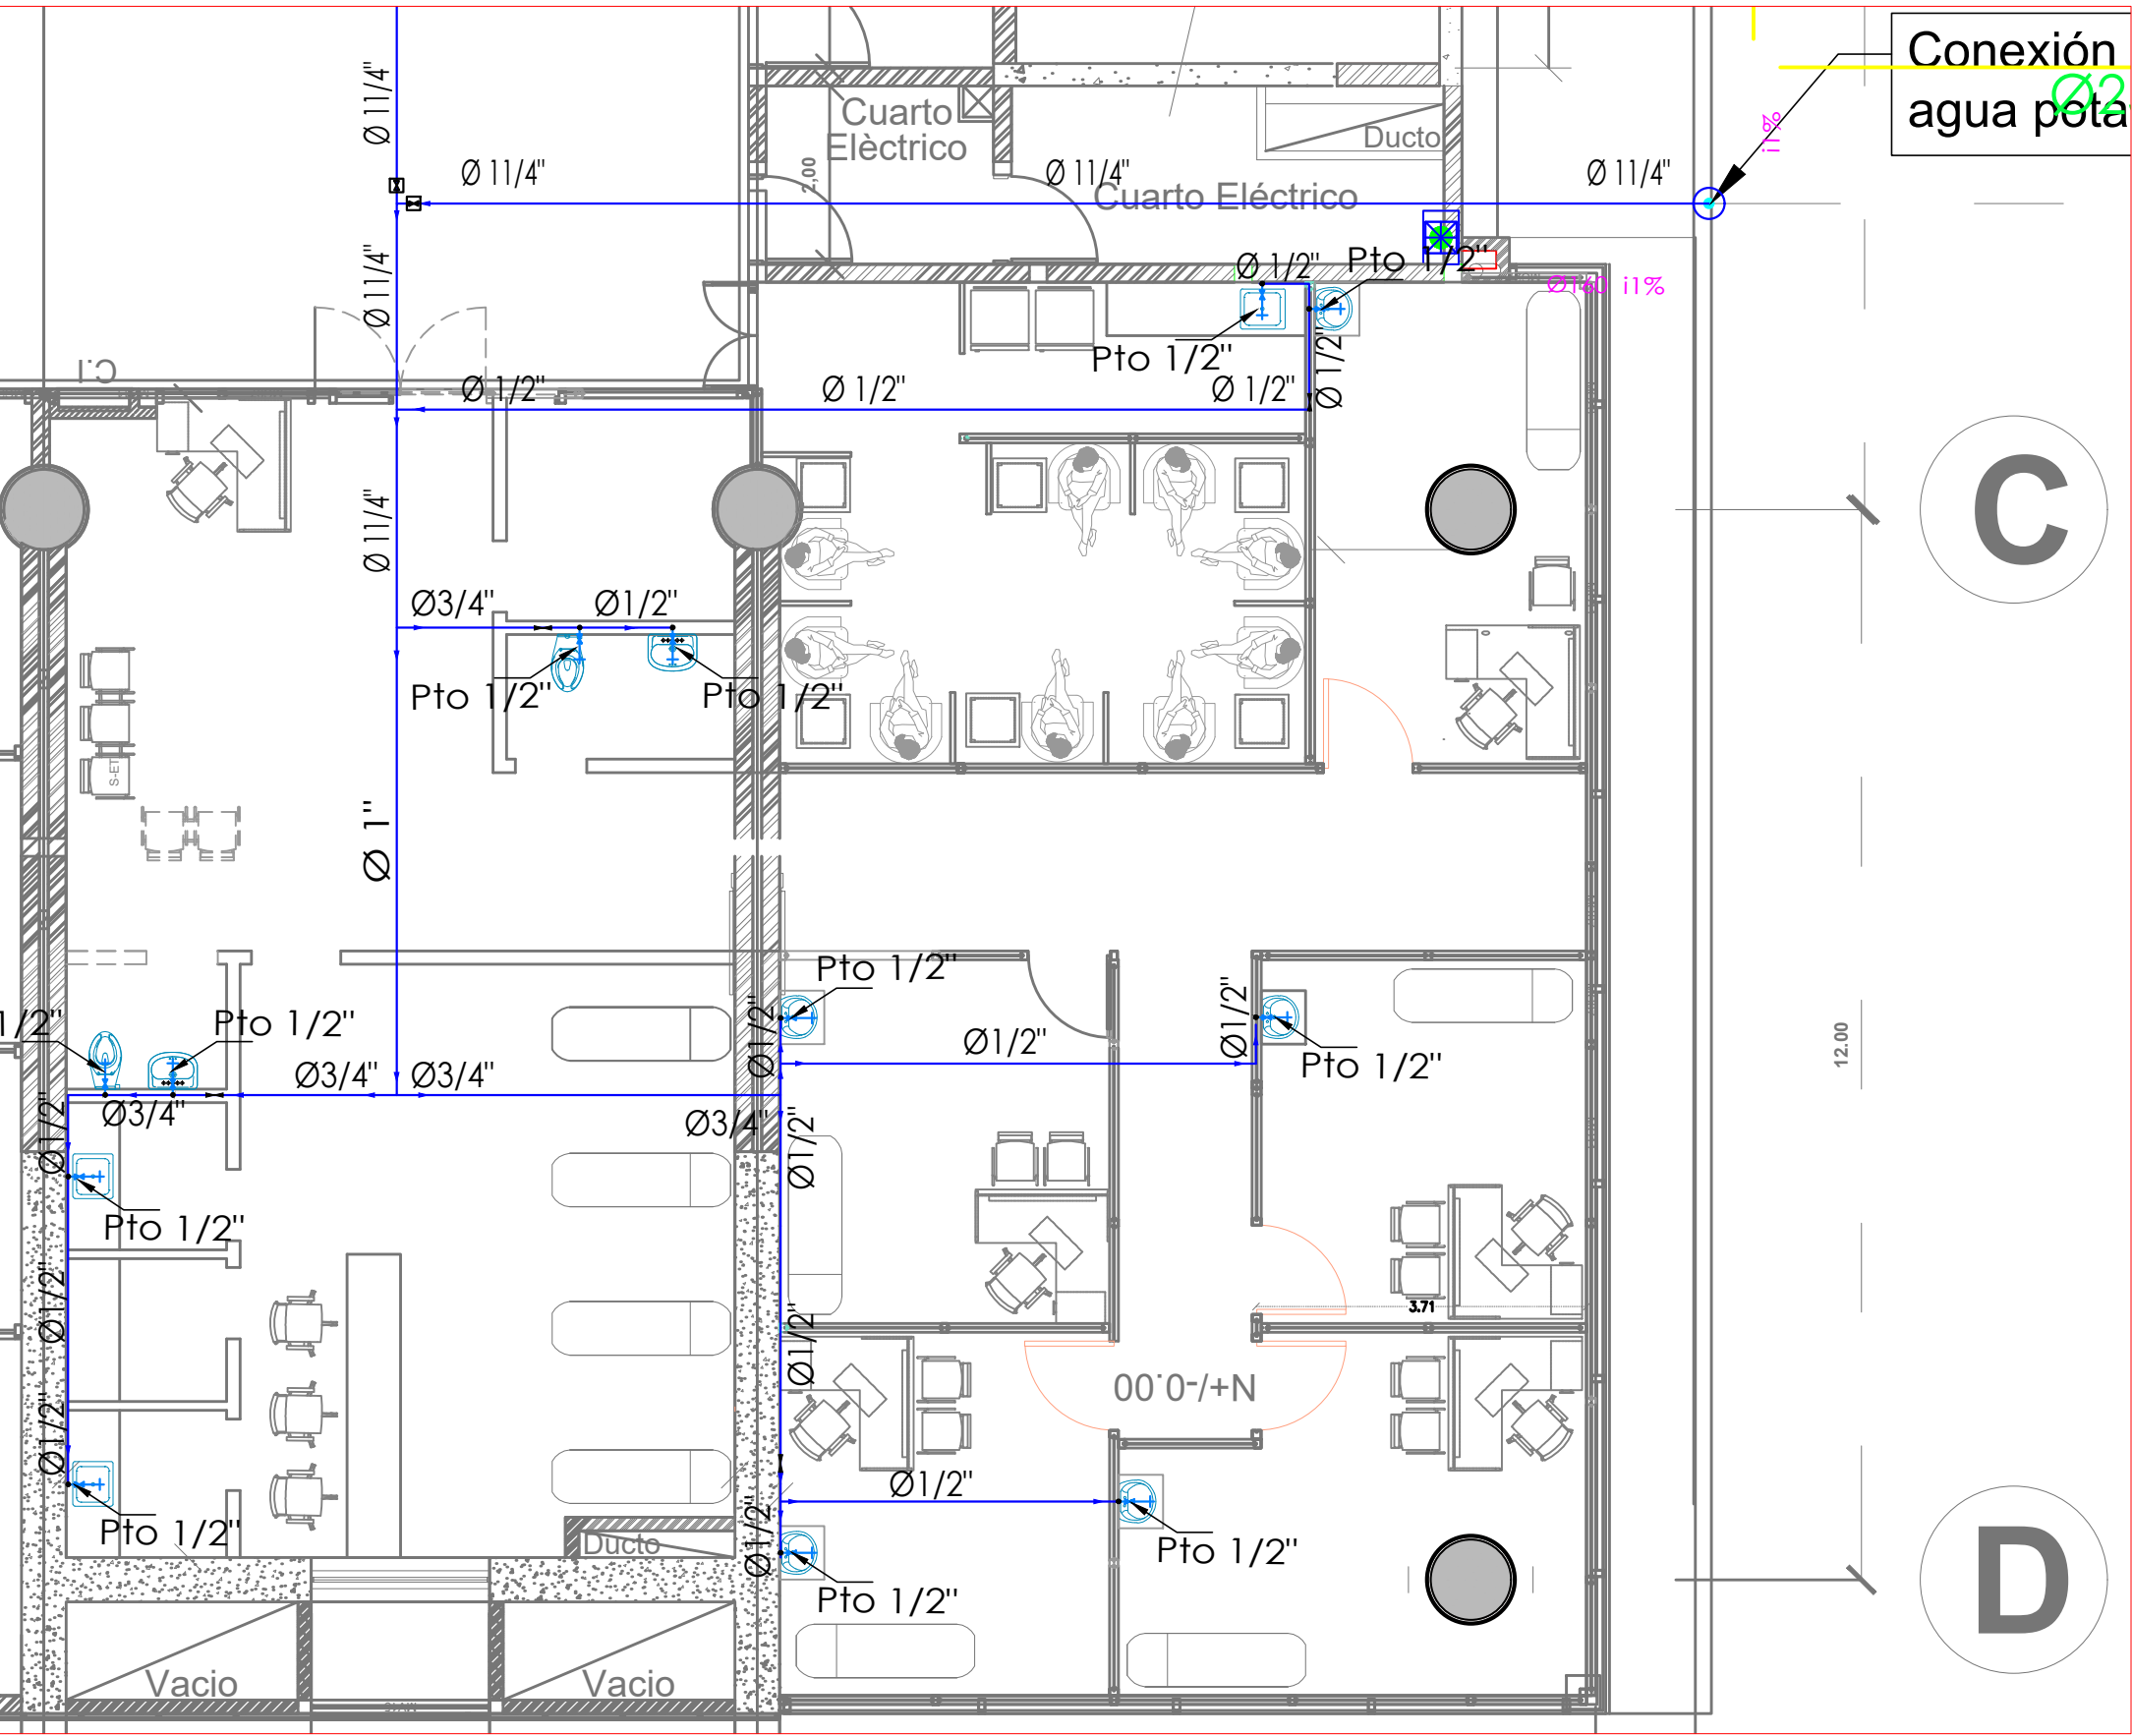


RED DE AGUA POTABLE

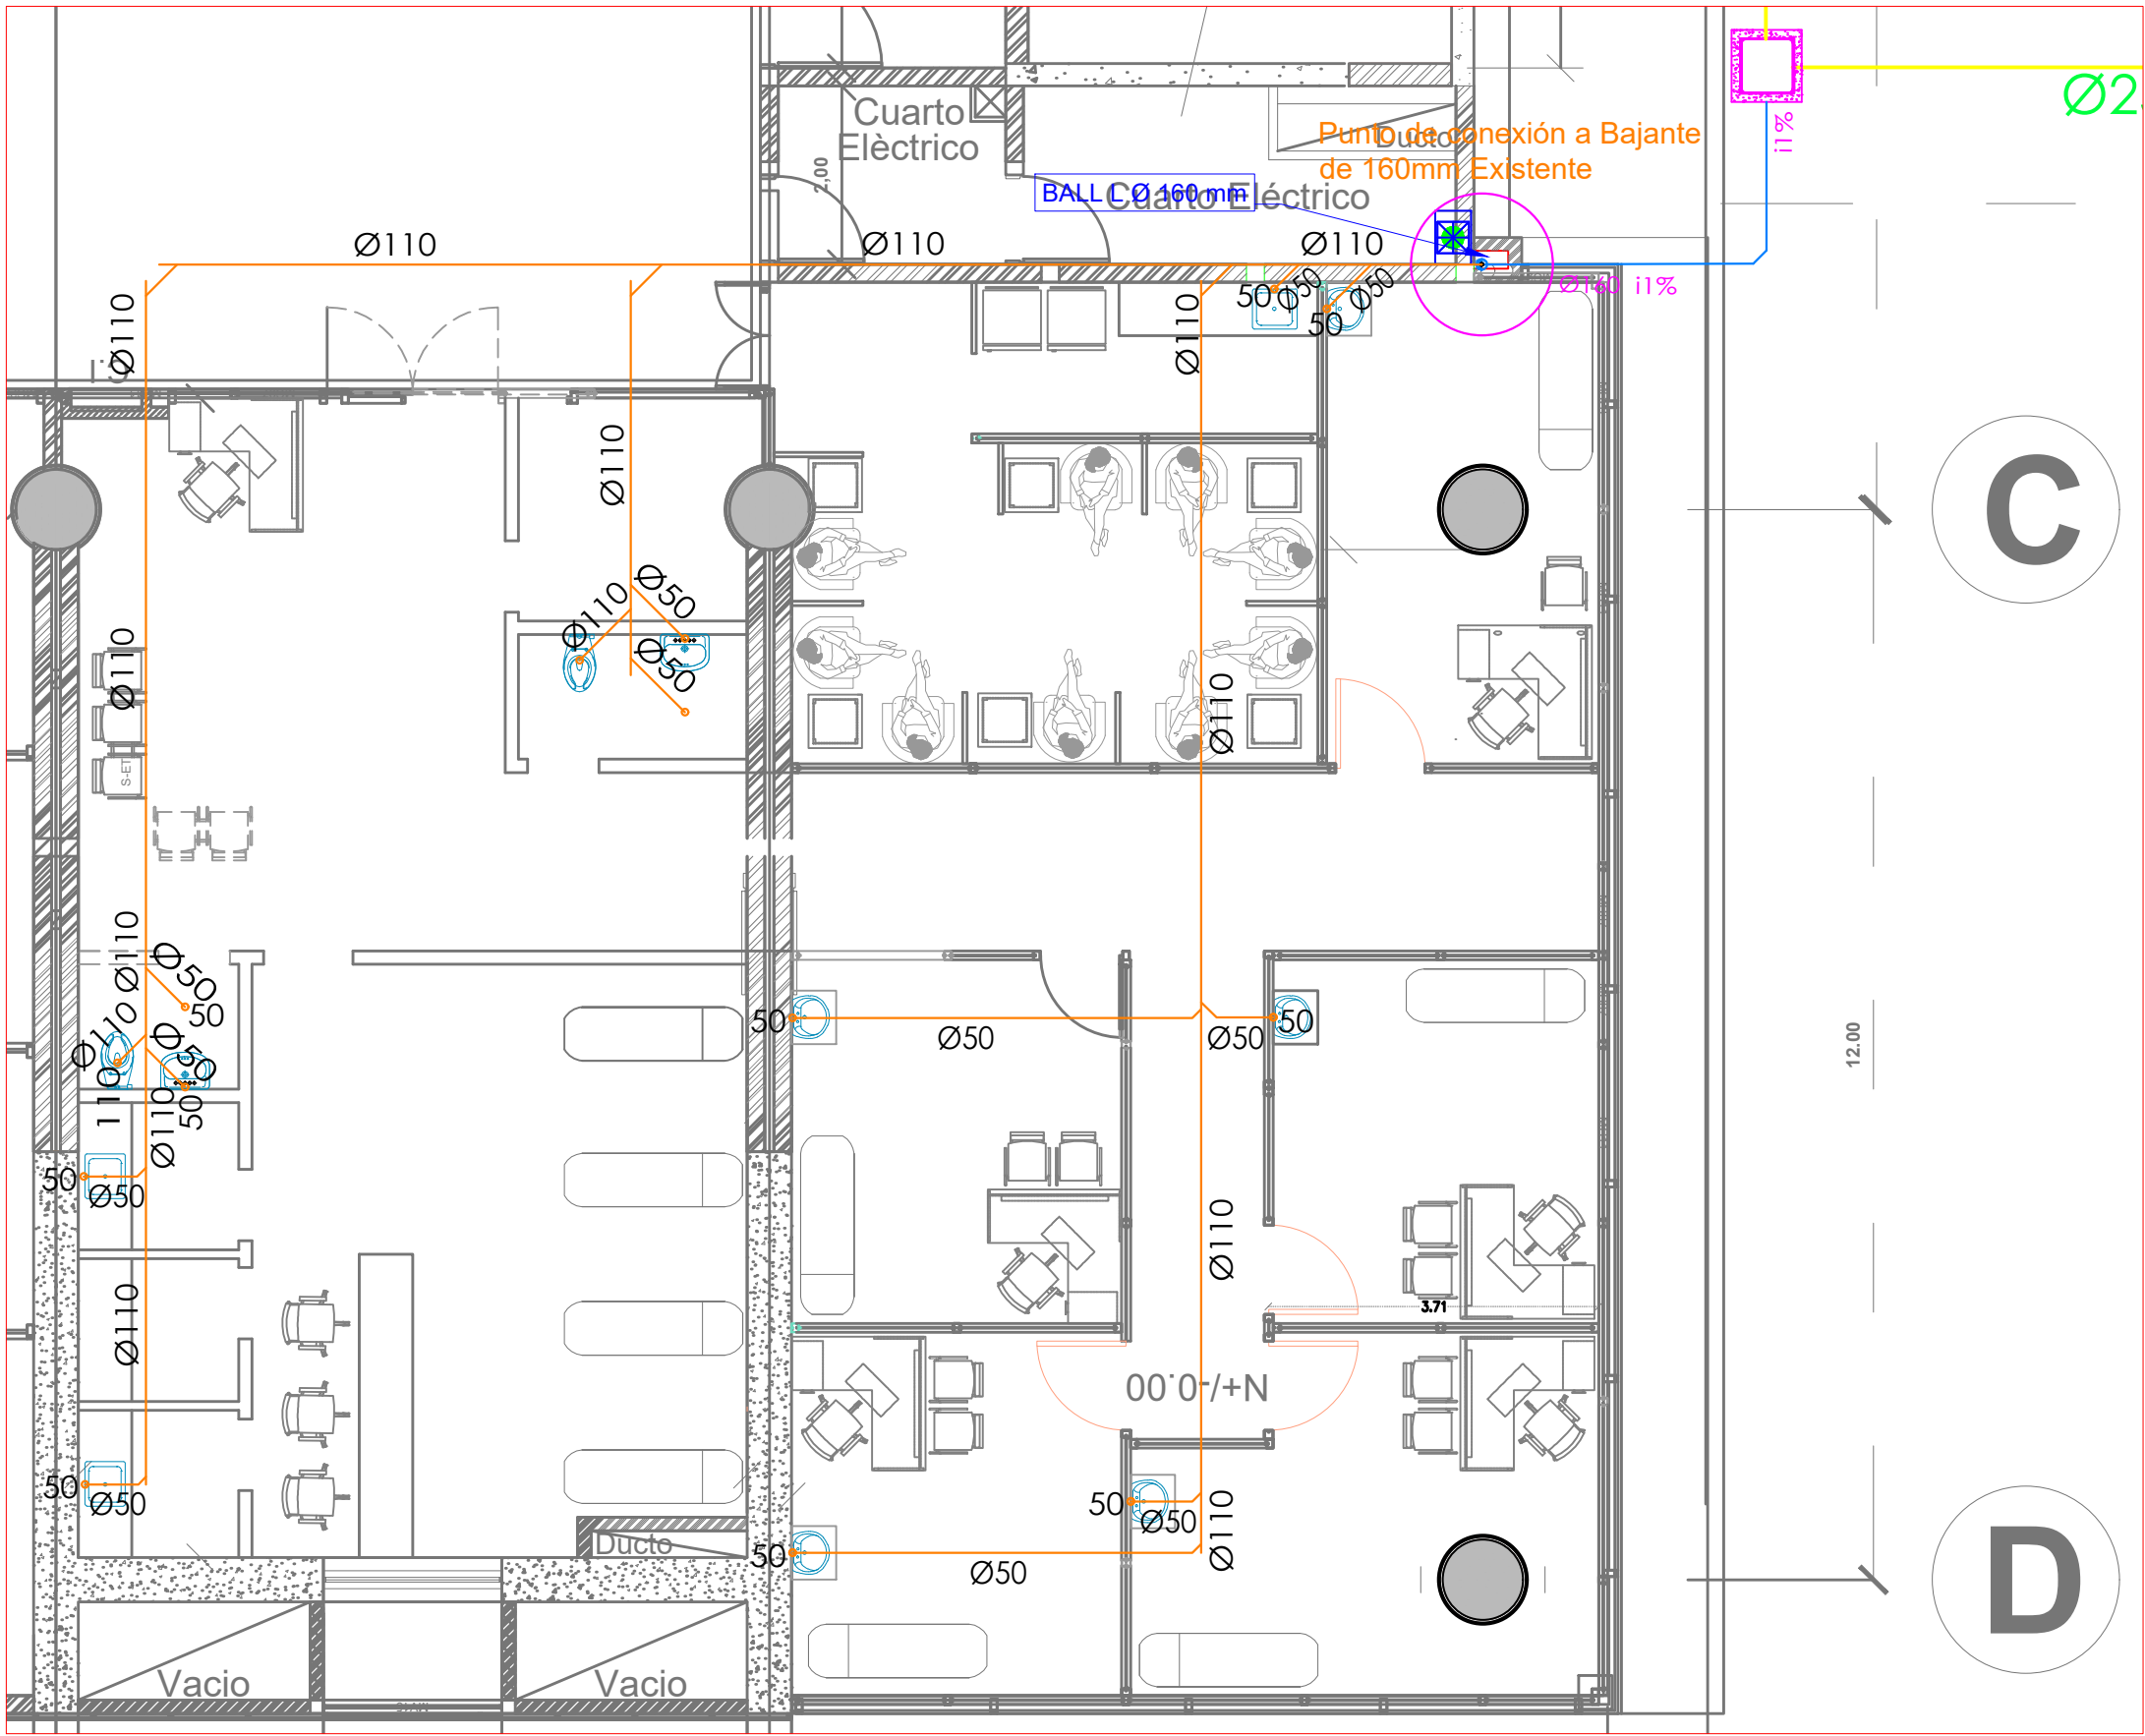

RED DE ALCANTARILLADO SANITARIO

DETALLES

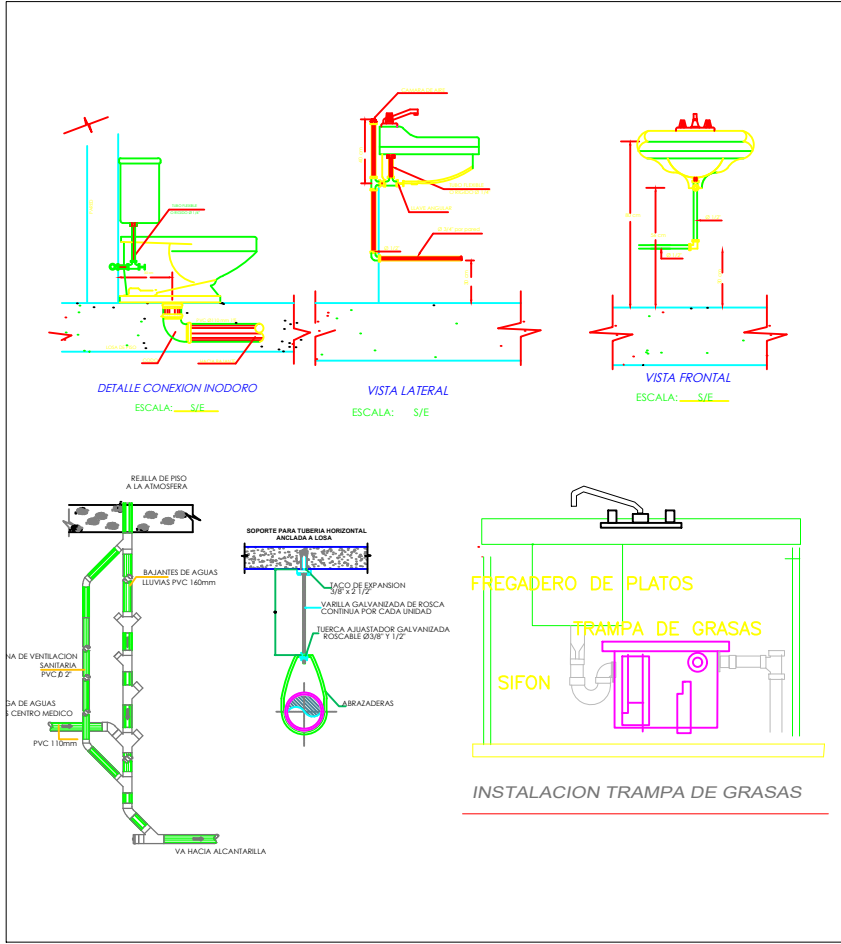

Nota:
Al no existir Bajantes de Alcantarillado Sanitario en el Sector,
se propone la descarga hacia la bajante de Aguas Lluvia mas cercana.
Se propone realizar una conexión a la acometida de agua
potable de 3" que alimenta la cisterna, para la provisión de
agua potable a los aparatos sanitarios del centro medico.
Todo fregadero debe contar con la instalacion de una
trampa de grasas.

SERVICIO DE GESTIÓN INMOBILIARIA
DEL SECTOR PÚBLICO

Jorge Washington E4-157 y Av. Amazonas
Teléfonos Matiz: (593) 02 3958700
webmaster@inmobiliar.gob.ec
QUITO - ECUADOR

UBICACIÓN:

ESCALA: 1:500

PLATAFORMA GUBERNAMENTAL DE DESARROLLO SOCIAL

UBICACIÓN EN N + 0.00

ÁREA DE INTERVENCIÓN

SIMBOLOGÍA:

PROYECTO:

OBRAS MENORES DE INFRAESTRUCTURA PARA
LA PLATAFORMA GUBERNAMENTAL DE
DESARROLLO SOCIAL

CONTIENE:

PLANOS HIDROSANITARIOS PARA PROVISIÓN Y
READECUACIÓN DE CENTRO MÉDICO

FECHA:

NOVIEMBRE 2018

ESCALA:

LÁMINA:

HS07

ELABORADO POR:

ING. RENÉ GÓMEZ
ESPECIALISTA HIDROSANITARIO
DIRECCIÓN DE DISEÑO

APROBADO POR:

LIC. VERÓNICA RODRÍGUEZ
GERENTE DE PROYECTO PLATAFORMAS